


**LEGENDA:**

-  - GRANICA STREF POŻAROWYCH
-  - POMIESZCZENIA WYDZIELONE POŻAROWO
-  - KIERUNEK EWAKUACJI
-  - WYŚCIE EWAKUACYJNE
-  - WYŚCIE EWAKUACYJNE
-  - GAŚNICA TYP ABC 6 kg
-  - GAŚNICA TYP XX kg
-  - RĘCZNY OSTRZEGACZ POŻAROWY
-  - HYDRANT WEWNĘTRZNY DN25
-  - HYDRANT WEWNĘTRZNY DN33
-  - ALARMOWY SYGNALIZATOR AKUSTYCZNY
-  - URUCHAMIANIE ODDYMIANIA
-  - RĘCZNE URUCHAMIANIE DRZWI PRZECIWPOŻAROWYCH
-  - PRZECIWPOŻAROWY WYŁĄCZNIK PRĄDU
-  - DRZWI PPRZECIWPOŻAROWE. ZAMYKAĆ!
-  - NIE UŻYWAĆ DŻWIGU W PRZYPADKU POŻARU
-  - KIERUNEK DO WYŚCIE EWAKUACYJNEGO
-  - KIERUNEK DO WYŚCIE EWAKUACYJNEGO
-  - KIERUNEK DO WYŚCIE EWAKUACYJNEGO W DÓŁ
-  - KIERUNEK DO WYŚCIE EWAKUACYJNEGO W GÓRĘ
-  - DRZWI EWAKUACYJNE
-  - KONTROLA DOSTĘPU
-  - PRZEWIDYWANA MAKSYMALNA LICZBA OSÓB W POMIESZCZENIU
-  - PRZEWIDYWANA MAKSYMALNA LICZBA OSÓB W POMIESZCZENIU OKREŚLONA NA PODSTAWIE § 236.6 [WT]
-  - POMIESZCZENIE NIE PRZEZNACZONE NA POBYT LUDZI
-  - DRZWI PRZECIWPOŻAROWE O KLASIE ODPOORNOCI OGNIOWEJ EI 60
-  - DRZWI PRZECIWPOŻAROWE O KLASIE ODPOORNOCI OGNIOWEJ EI 30
-  - CENTRALA SYSTEMU SYGNALIZACJI POŻARU
-  - CENTRALKA STERUJĄCO-ZASILAJĄCA ZAMKNIĘĆ POŻAROWYCH
-  - CENTRALKA STERUJĄCO-ZASILAJĄCA ODDYMIANIA KLATKI SCHODOWEJ

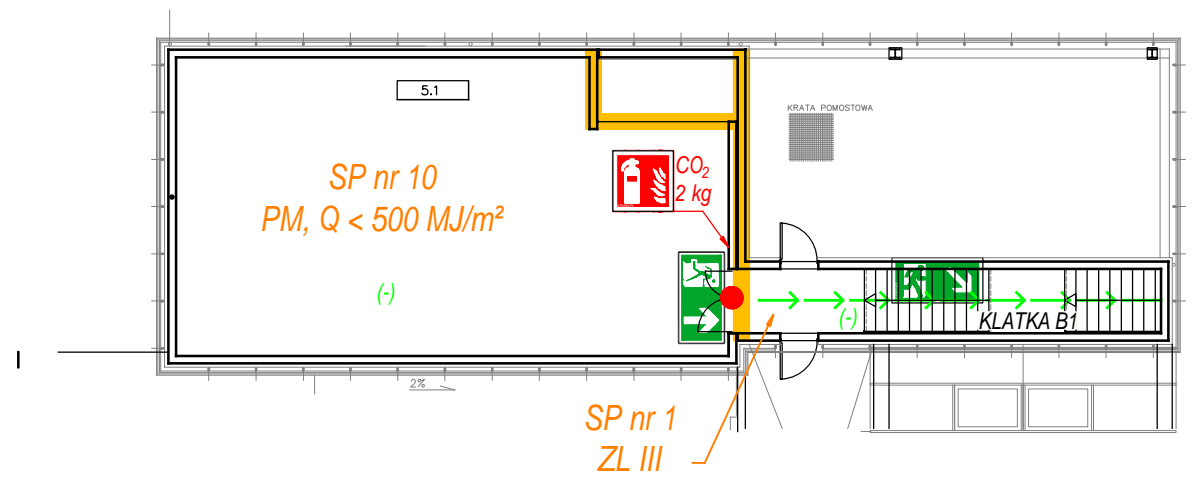

WYMAGANA ILOŚĆ ŚRODKA GAŚNICZEGO NA KONDYGNACJI:  
 ZL III - 2 kg  
 PM - 2 kg

KONDYGNACJA NIE PRZEZNACZONA NA STAŁY POBYT LUDZI

INSTRUKCJA BEZPIECZEŃSTWA POŻAROWEGO	
CENTRUM EDUKACYJNE USŁUG ELEKTRONICZNYCH UNIWERSYTEU EKONOMICZNEGO W POZNANIU POZNAŃ, UL. TOWAROWA 55	
RZUT DACHU	Skala: 1:200 Luty 2015